


STAN ISTNIEJĄCY
KOTŁOWNIA

LEGENDA:

- ist. instalacja gazowa miedziana
- ist. instalacja gazowa stalowa
- ist. pion gazowy
- istniejący kocioł gazowy z zamkniętą komorą spalania

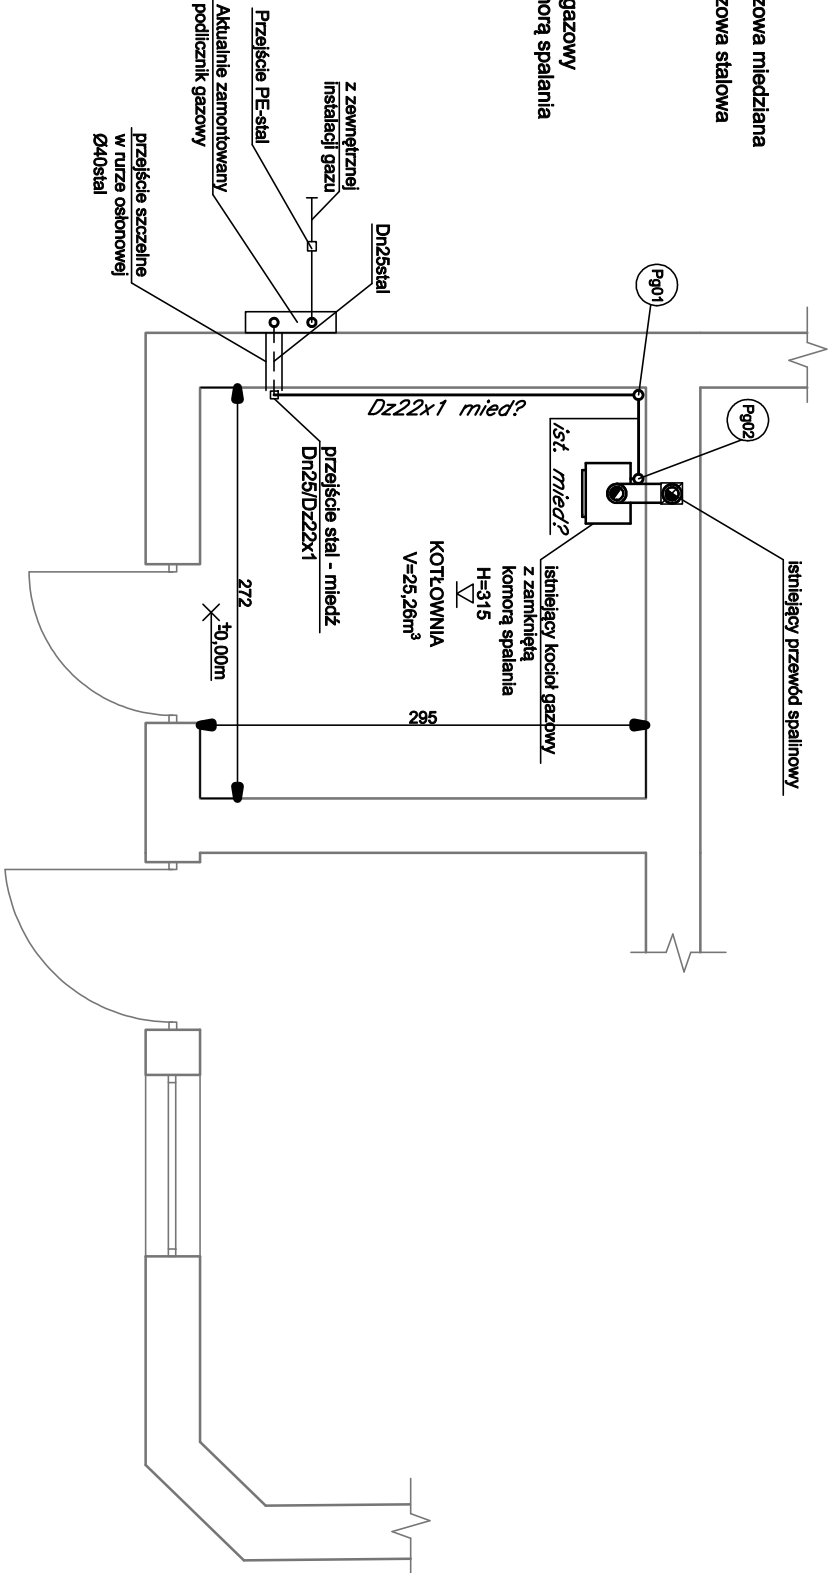


adres: ul. ZGODY 5, 41-800 ZABRZE

UL. ZGODY

STAN PROJEKTOWANY
KOTŁOWNIA


LEGENDA:

- ist. instalacja gazowa miedziana
- proj. instalacja gazowa stalowa
- ist. pion gazowy
- Proj. Wentylacja grawitacyjna
- istniejący kocioł gazowy z zamkniętą komorą spalania

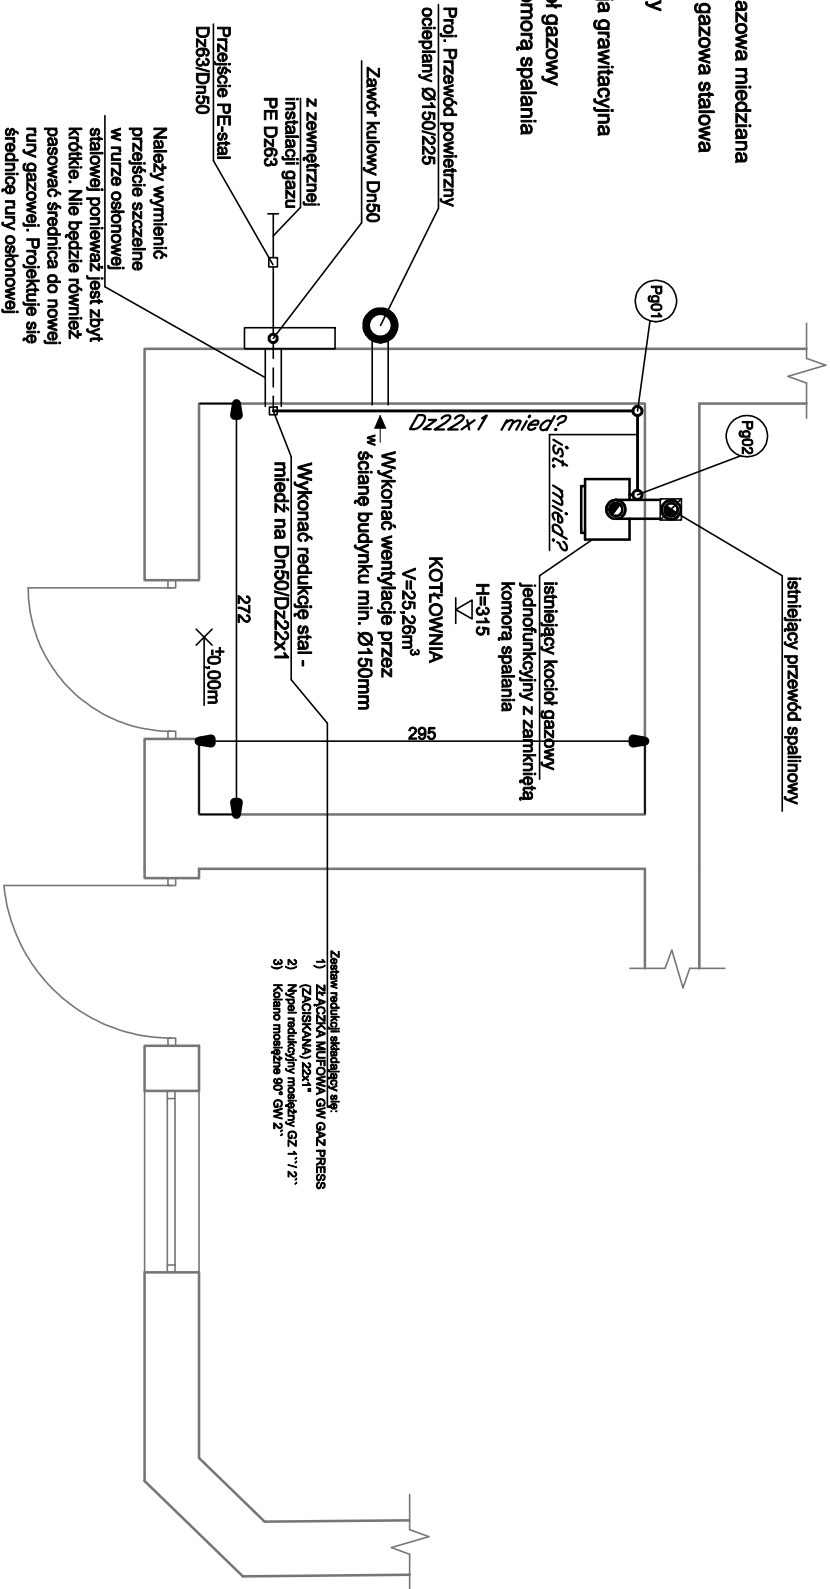

adres: ul. ZGODY 5, 41-800 ZABRZE

UL. ZGODY

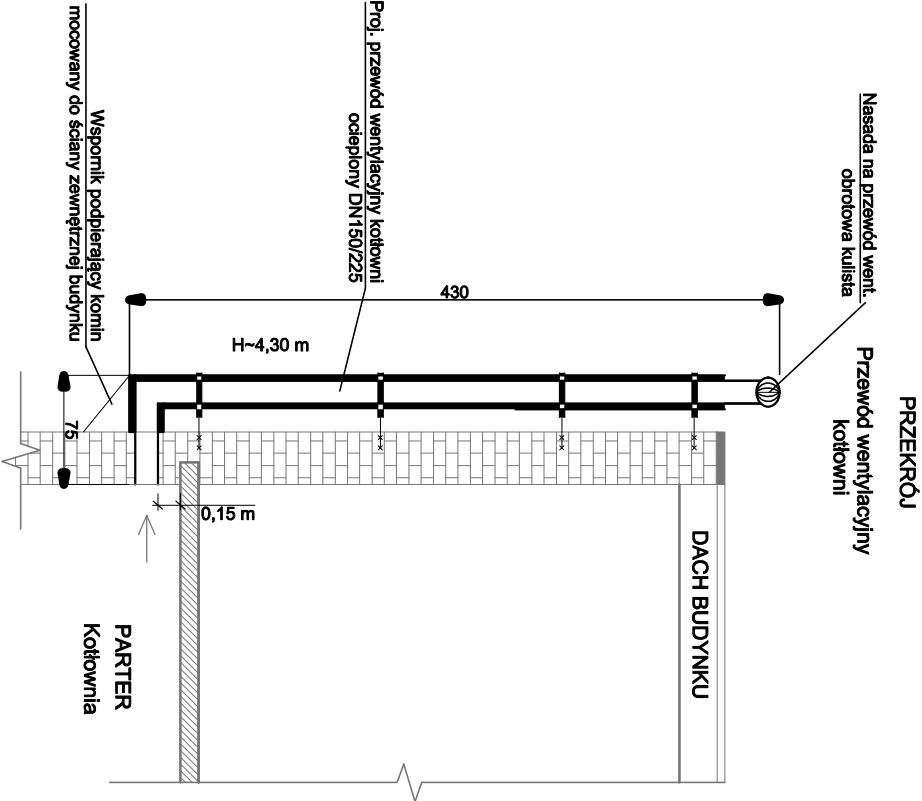

INWESTOR: Śląskie Centrum Chorób Serca w Zabrzu ul. M. Curie-Skłodowskiej 9, 41-800 Zabrze			
NAZWA I ADRES OBIEKTU BUDOWLANEGO: Budowa instalacji gazowej celem zasilania kotła gazowego z zamkniętą komorą spalania w budynku kotłowni w Zabrzu przy ul. Zgody 5			
FAZA: PROJEKT BUDOWLANY		SKALA: 1:50	
BRANŻA: INSTALACYJNA		NR. RYS: 03	
OBIEKT: INSTALACJA GAZOWA		DATA: 02.2023	
Tytuł rysunku: Rzut kotłowni-stan istniejący i projektowany		Podpis: mgr inż. Łukasz MANOWSKI	
ZESPÓŁ PROJEKTOWY:		Podpis: mgr inż. Łukasz MANOWSKI	
PROJEKTANT:		Podpis: mgr inż. Łukasz MANOWSKI	